
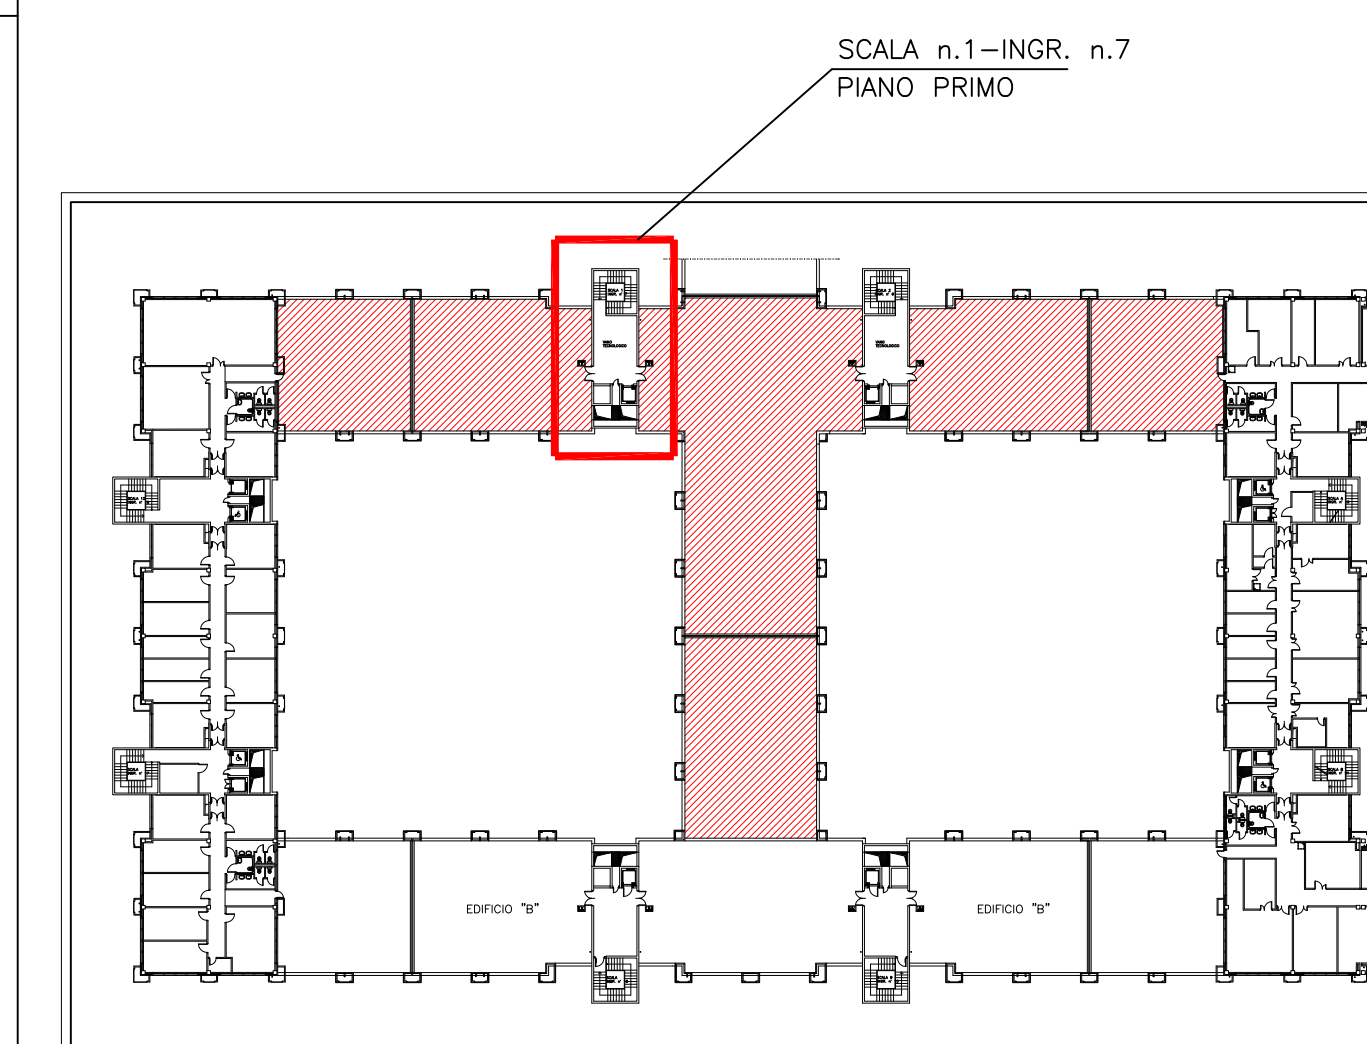
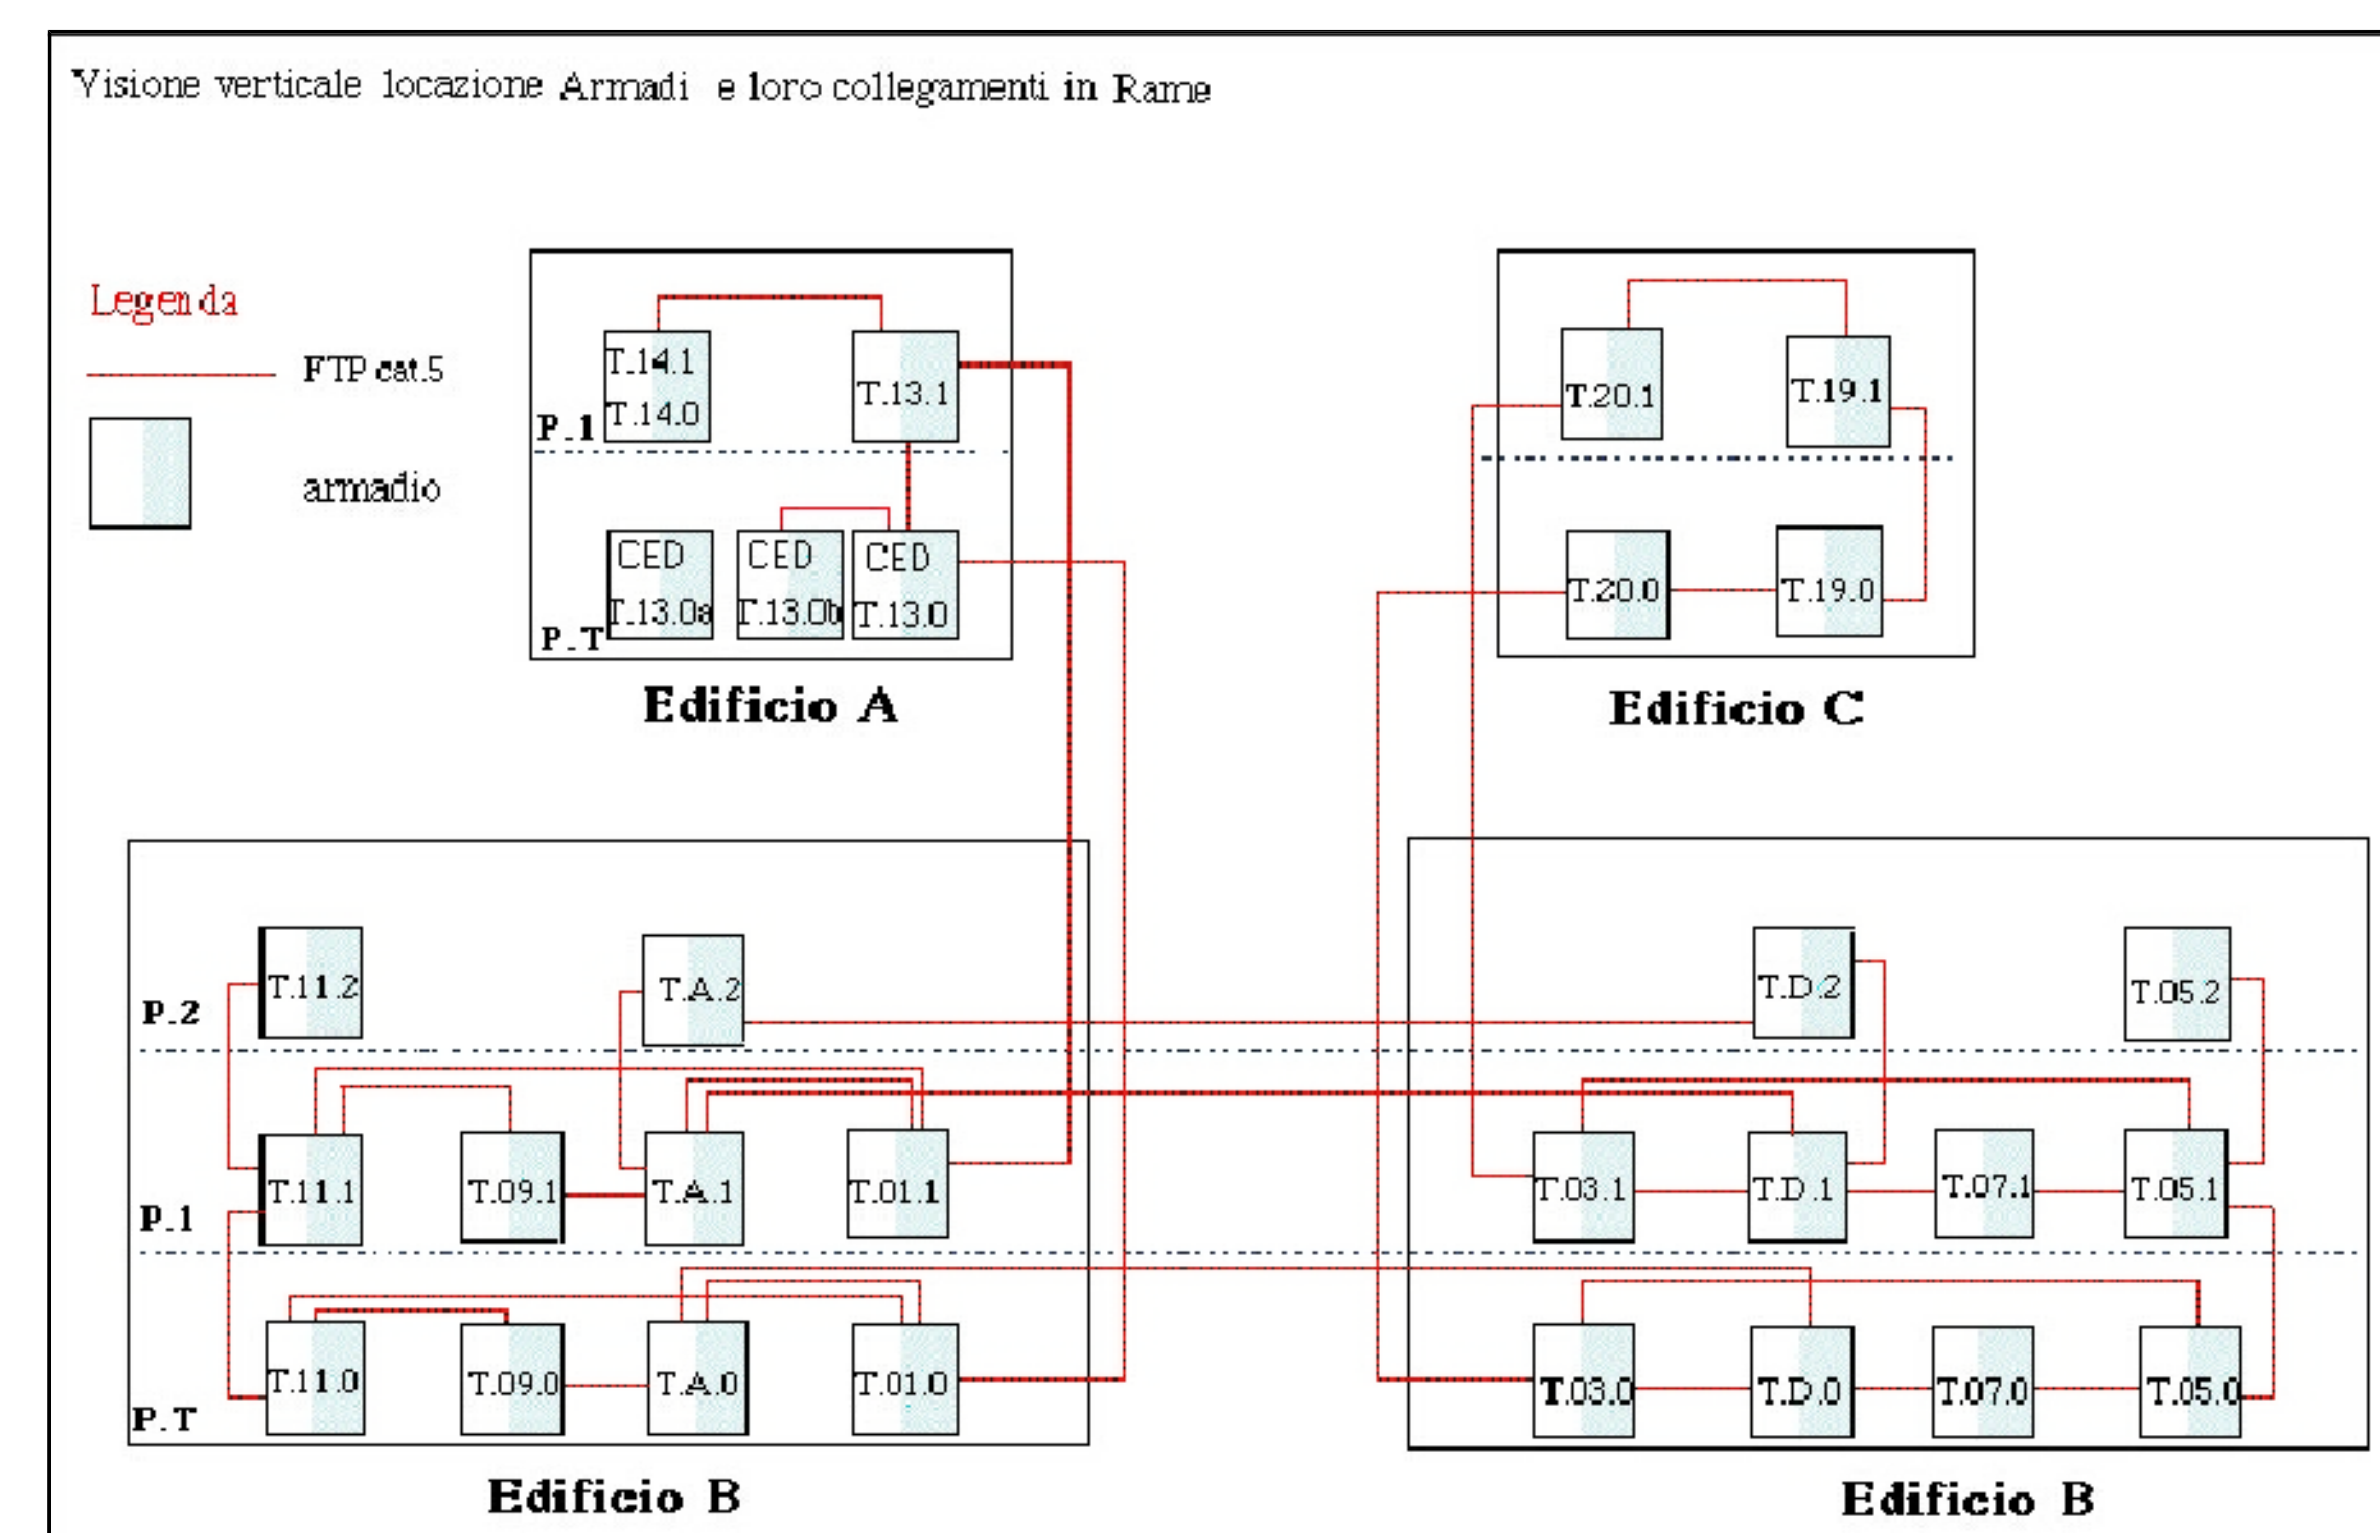
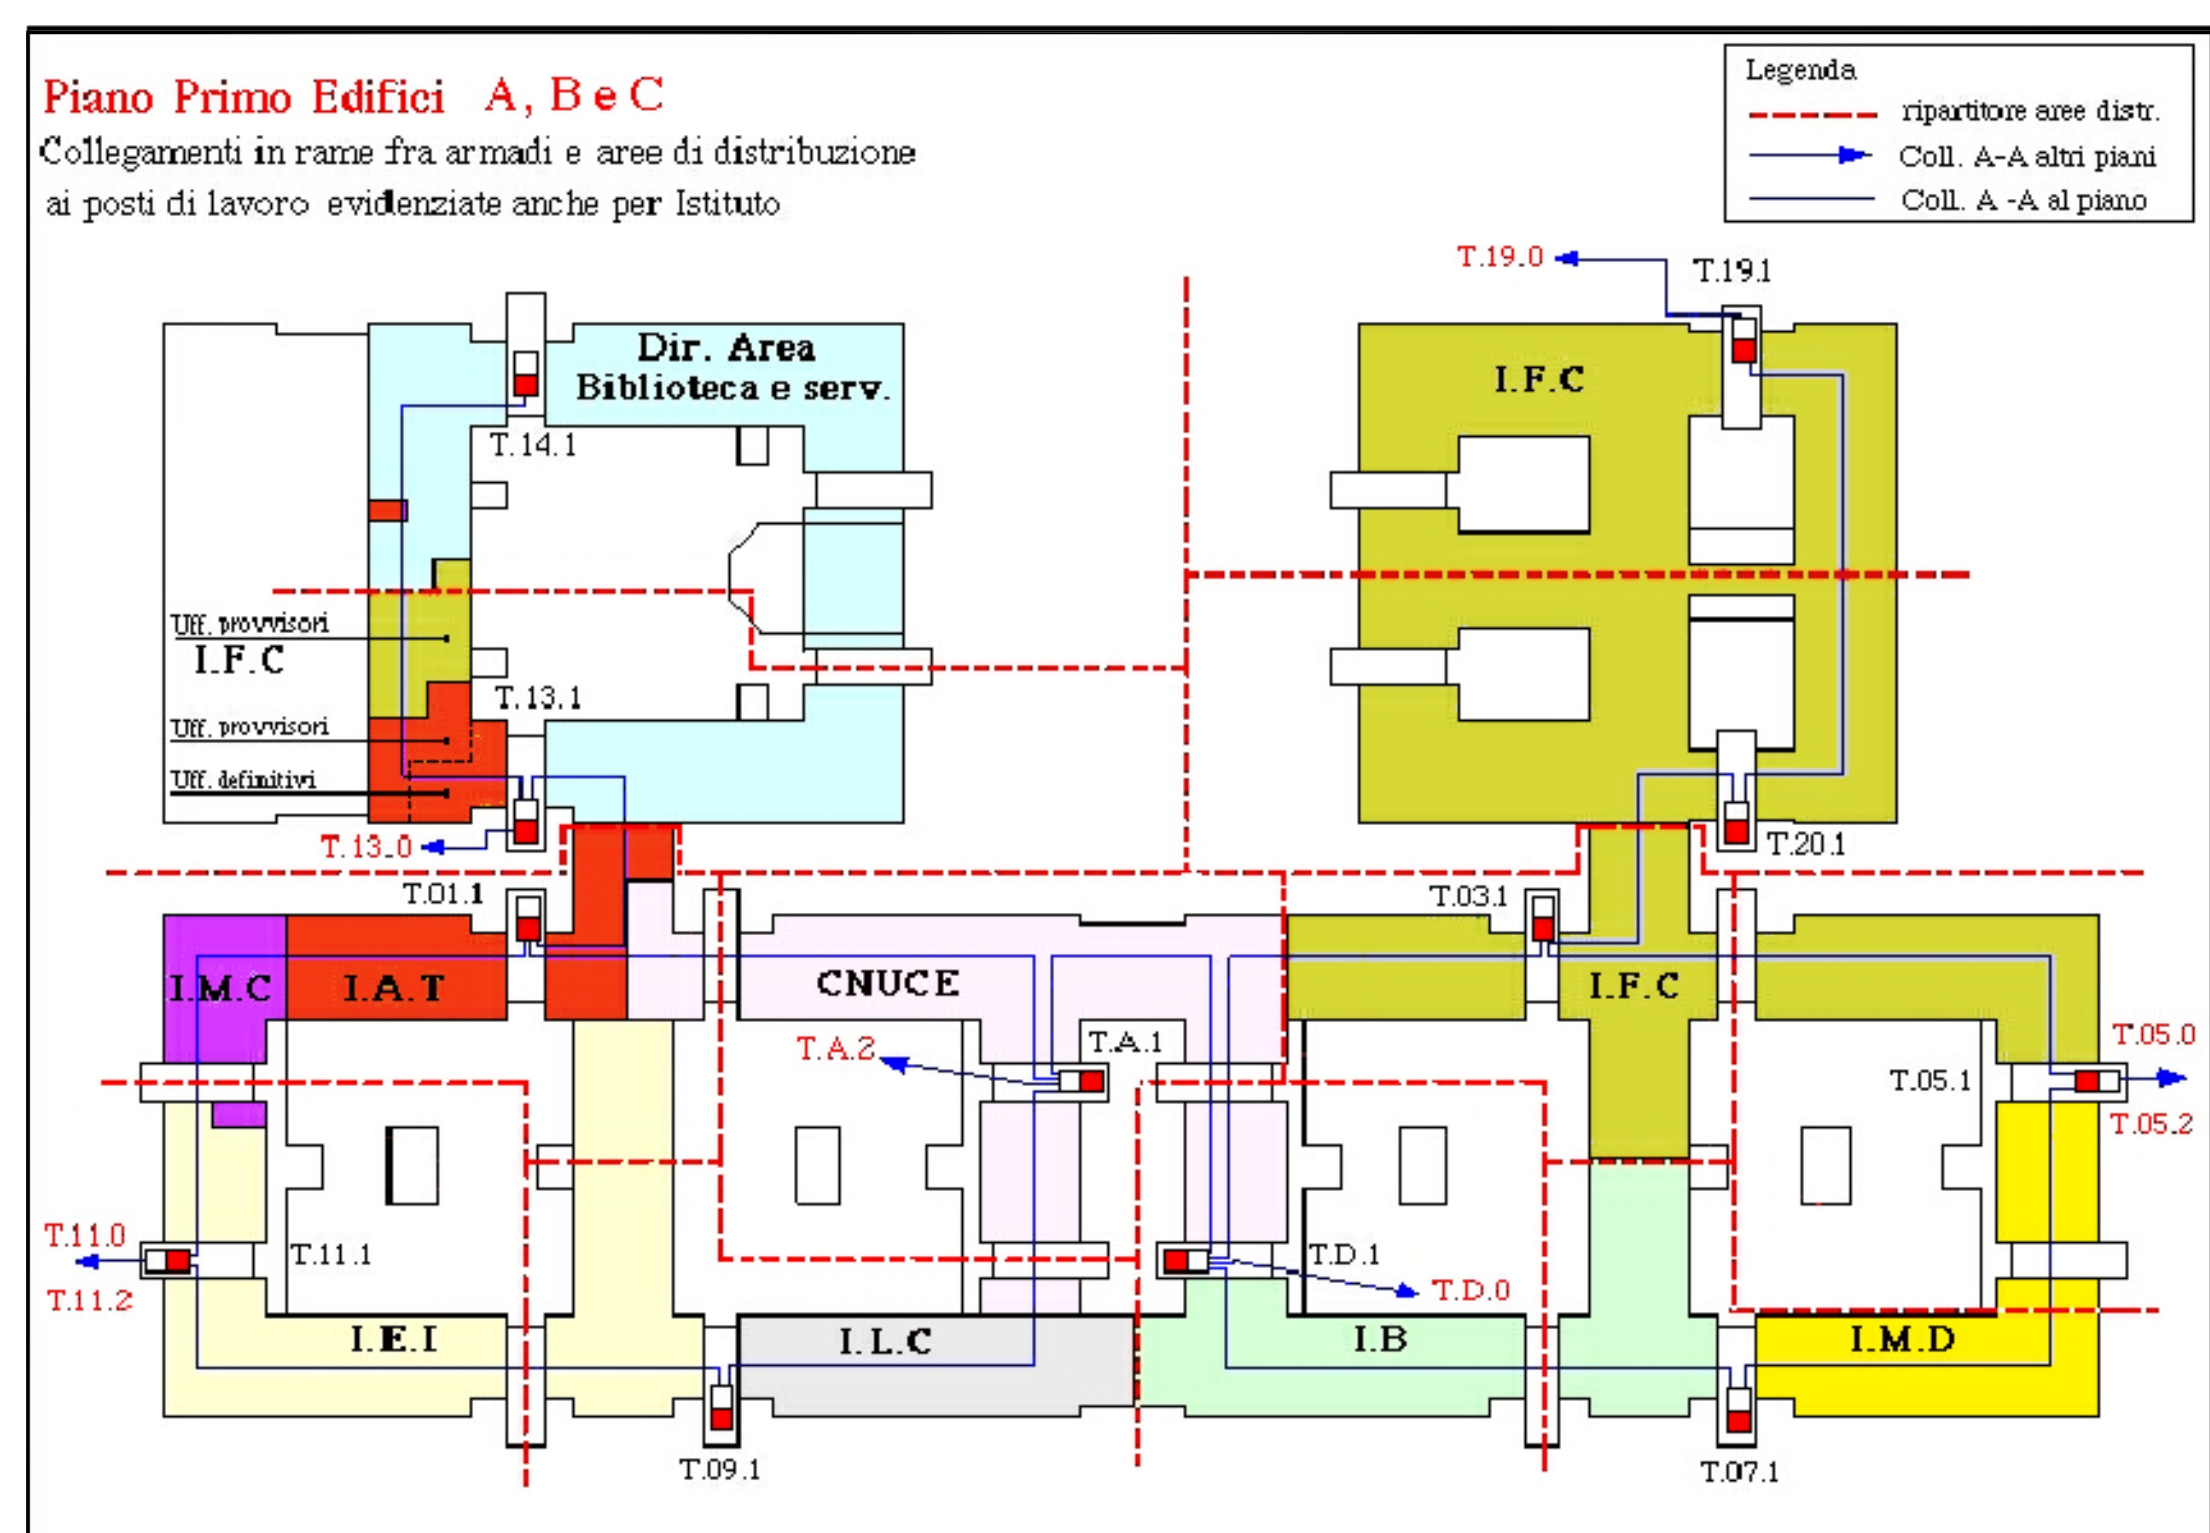


LEGENDA



— ZONA D'INTERVENTO AMPLIAMENTO

PUNTO DI CONSEGNA:

▨ RETE DATI/TELEFONIA

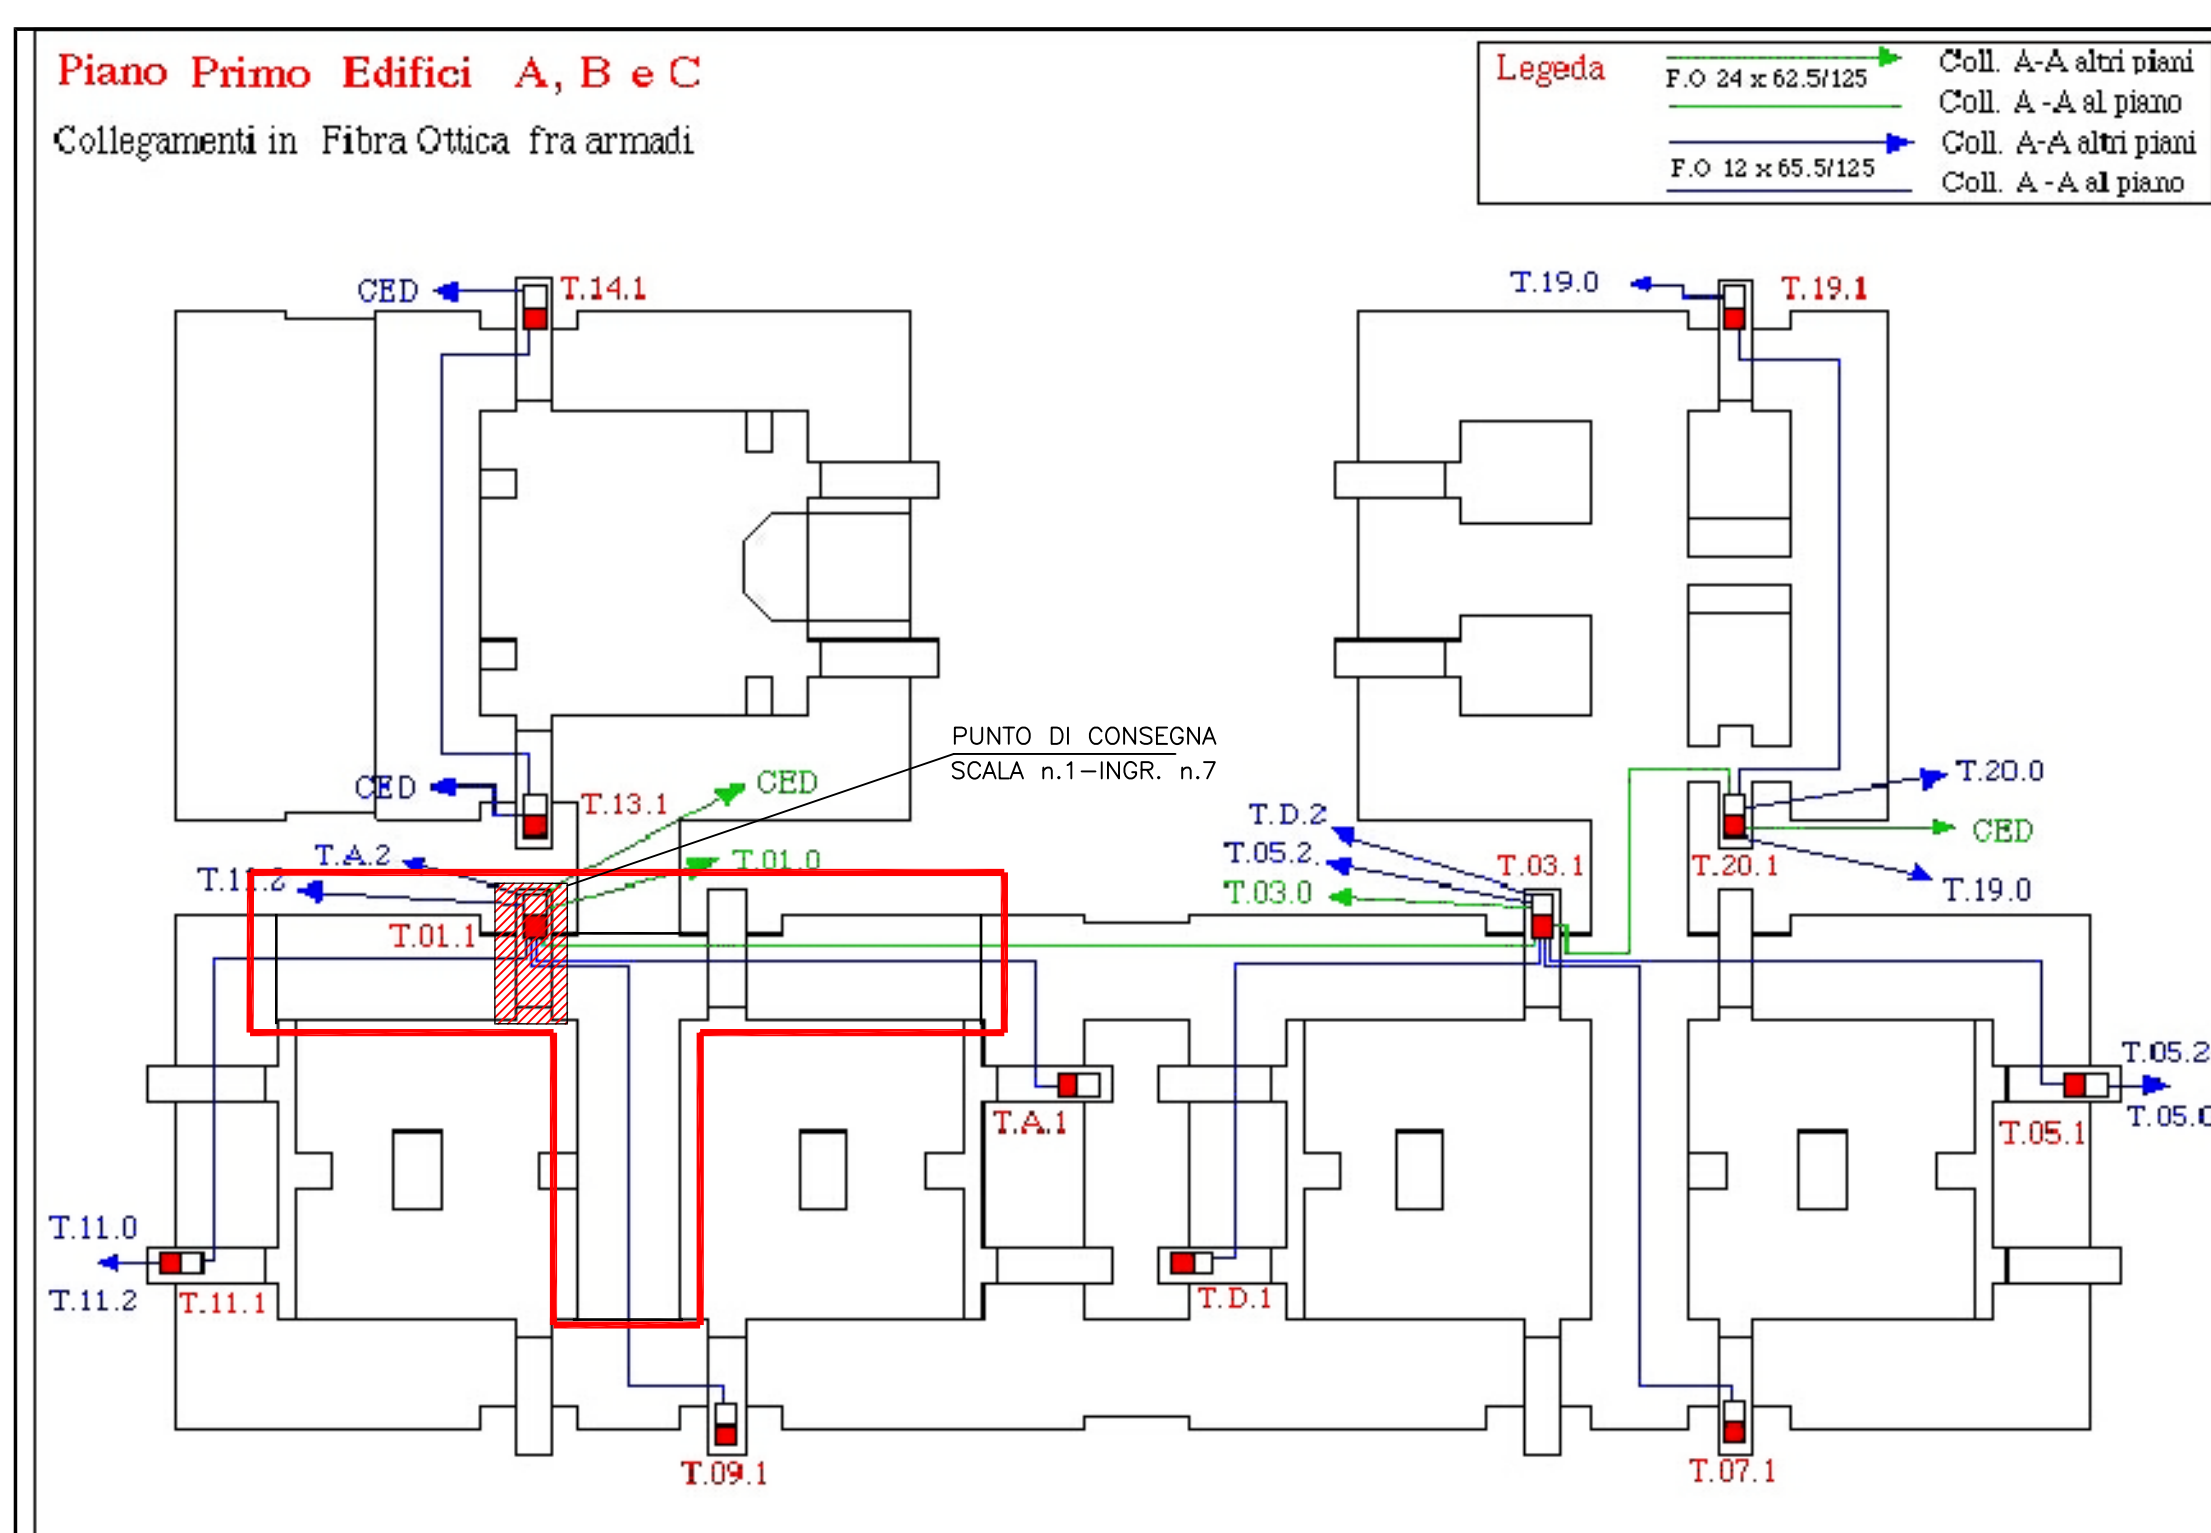


PIANTA DI INQUADRAMENTO □ ZONA INTERVENTO AMPLIAMENTO

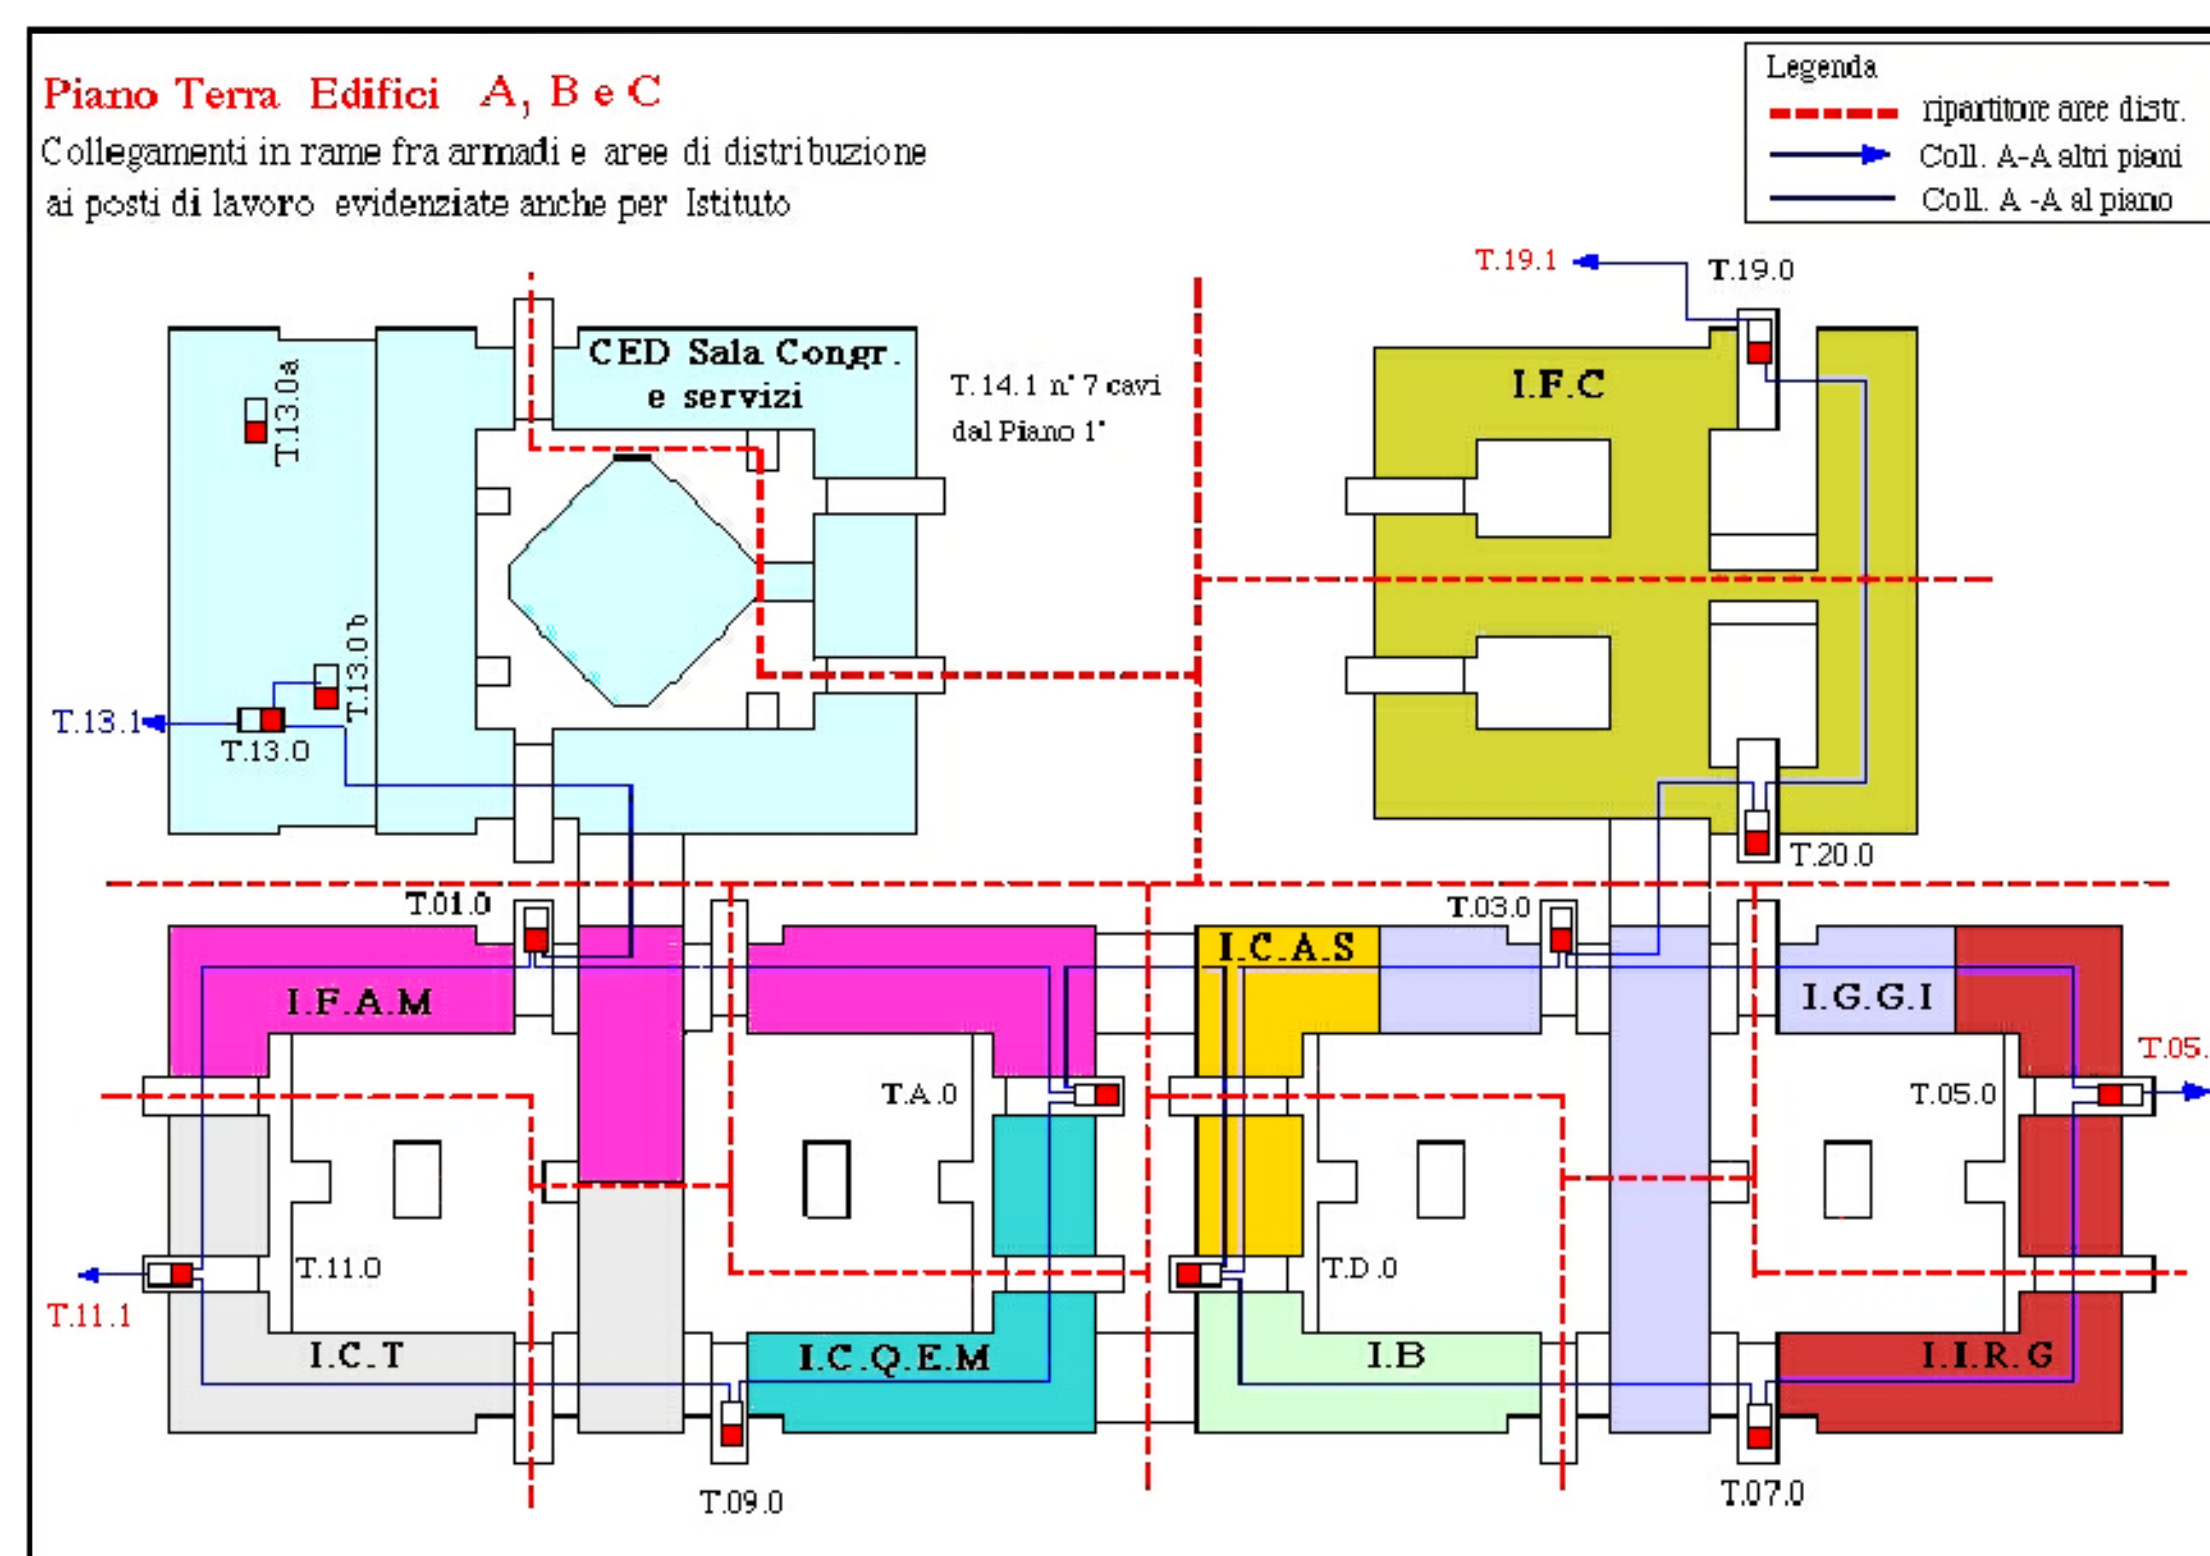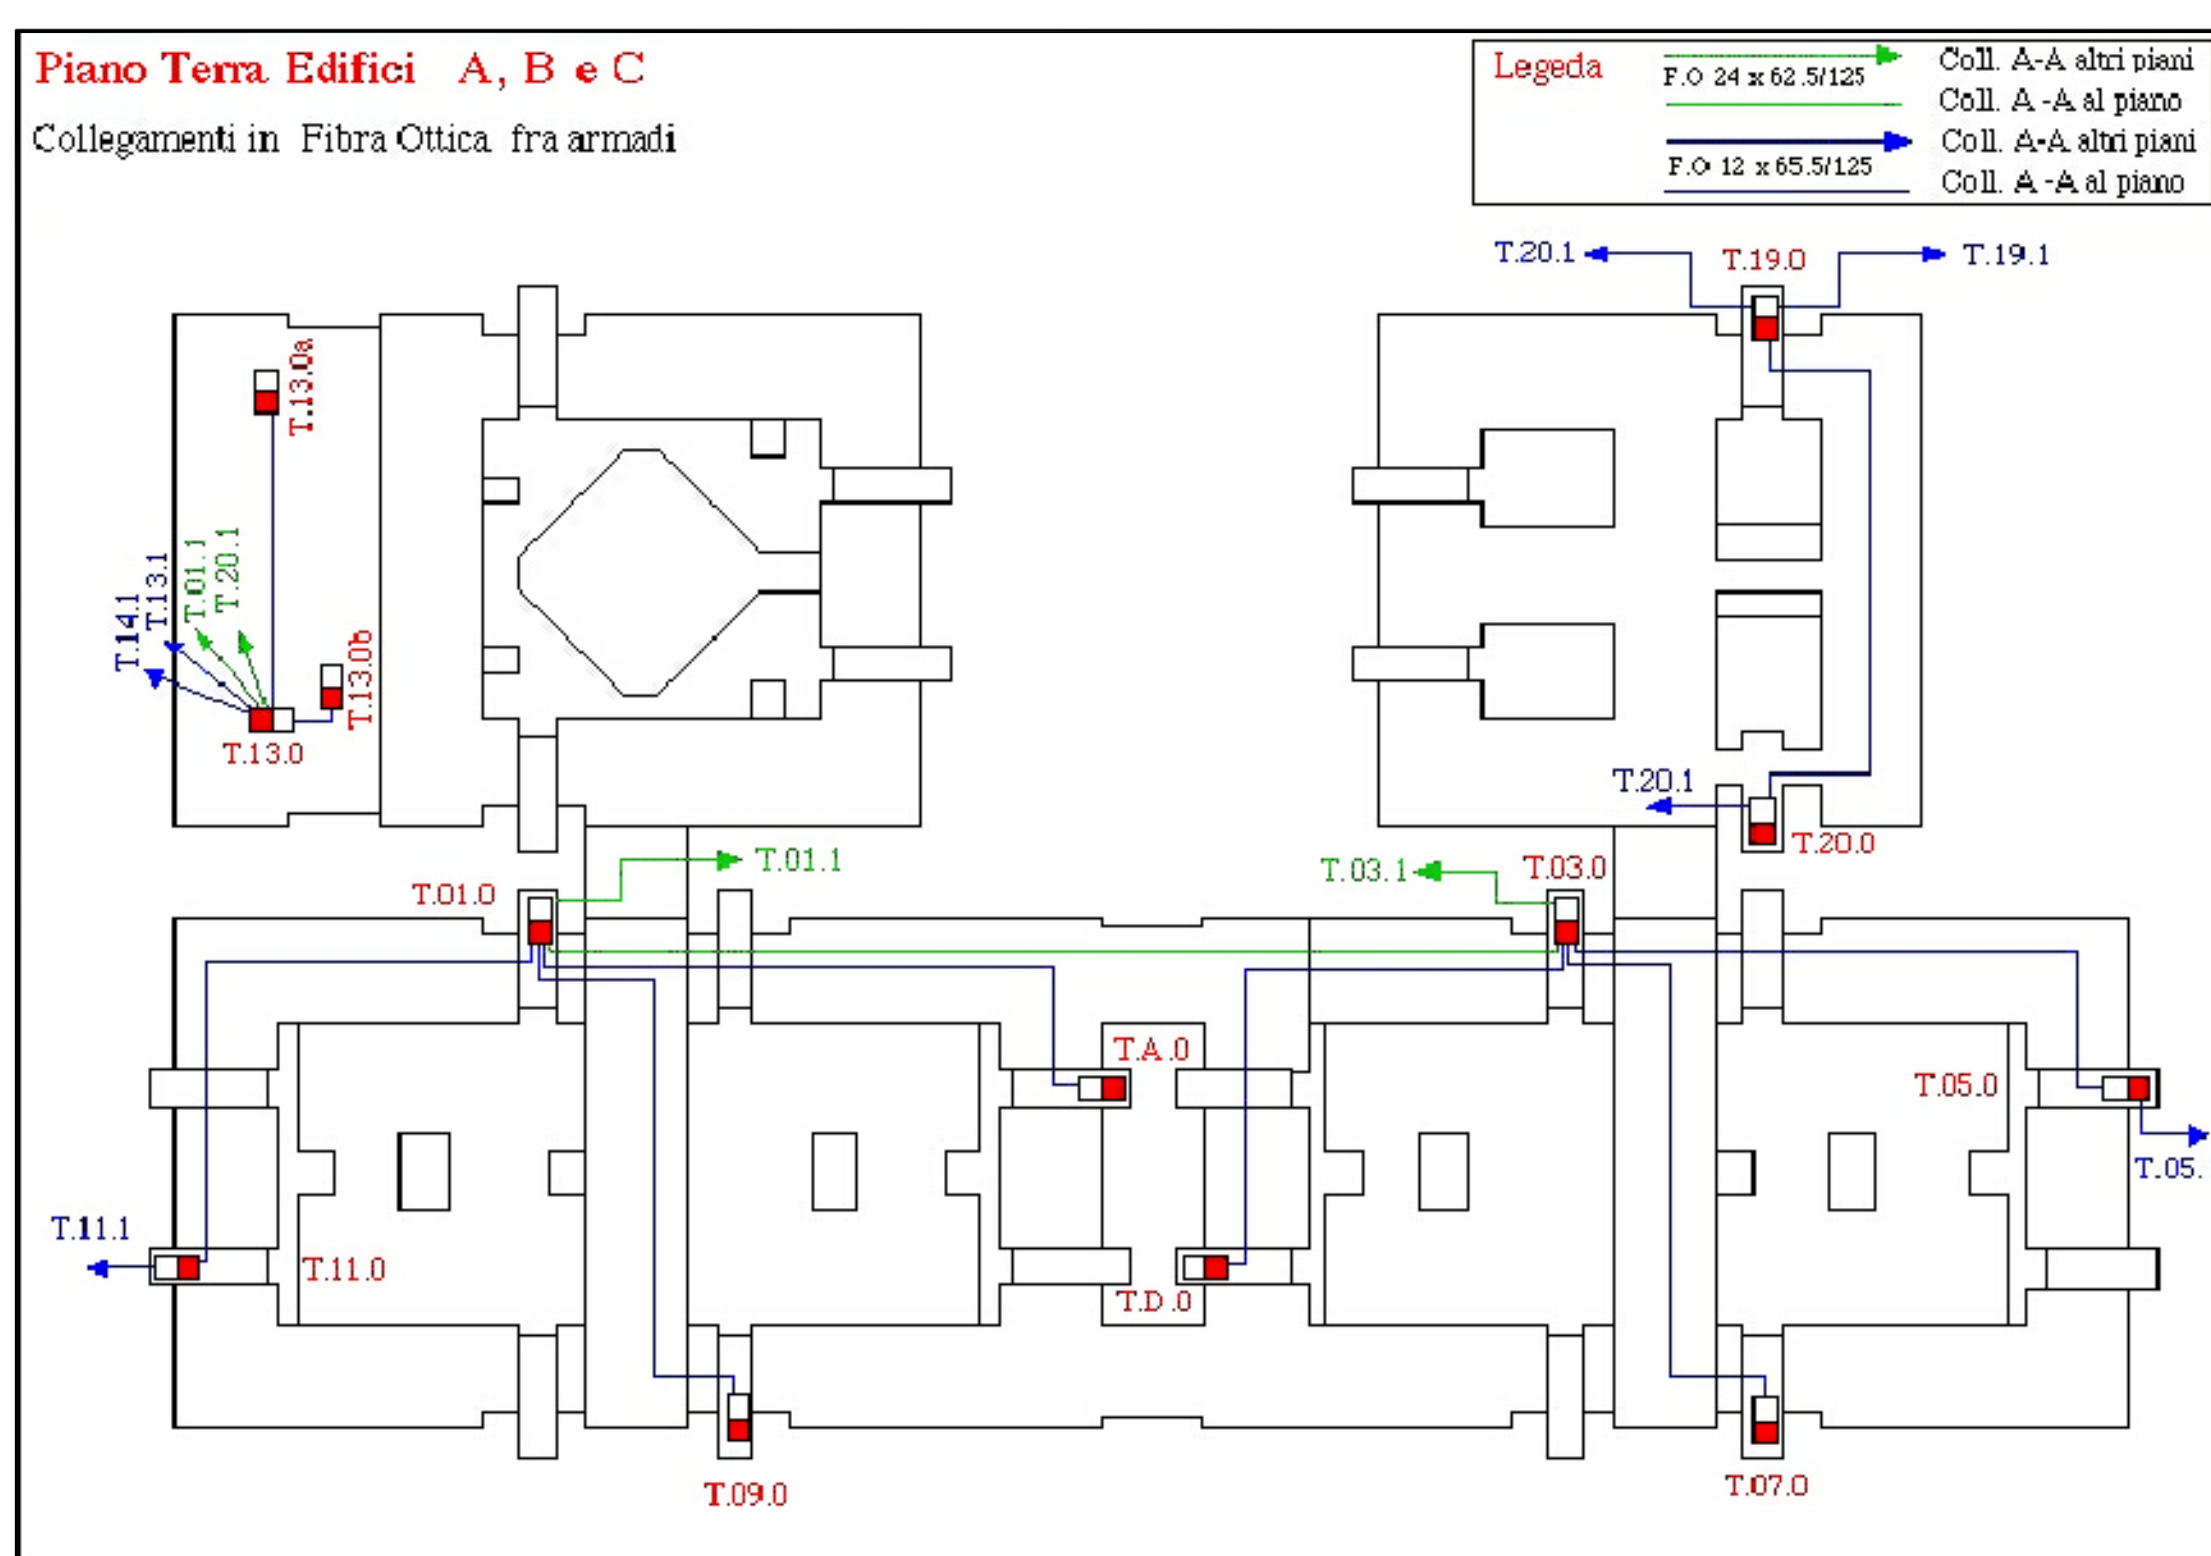

NOTE

Il cablaggio orizzontale della nuova rete dati/telefono sarà fatto presso il nuovo Rack T.01.2 posto al piano secondo scala n.1 ingresso n.7 dell'edificio "B" che dovrà andra a collegarsi, quale punto di consegna, al Rack T.01.1 posto al piano primo della stessa scala.

Consiglio Nazionale delle Ricerche
Area della Ricerca di Pisa

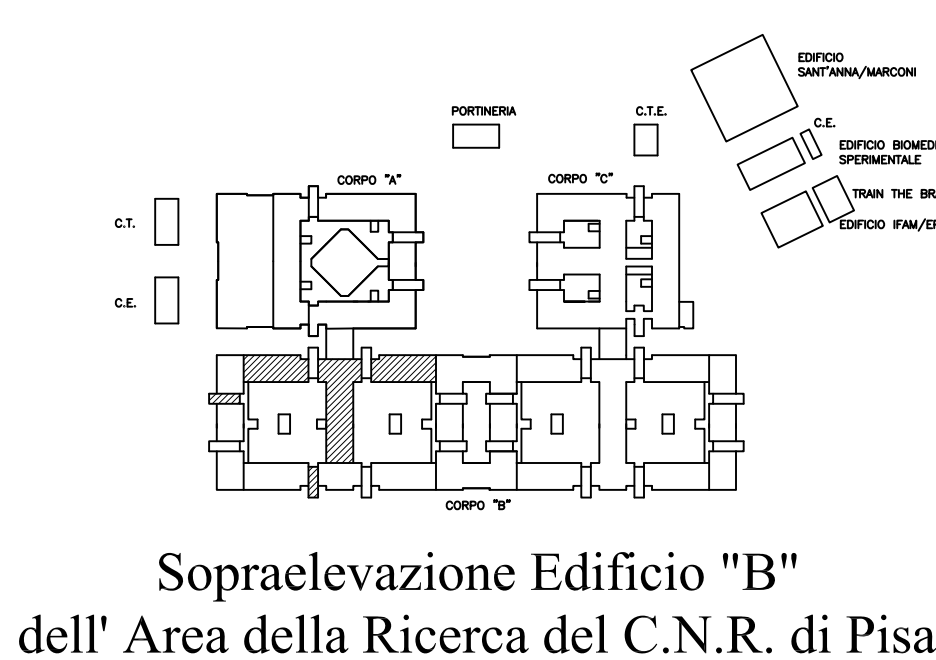

PROGETTO PRELIMINARE
(Artt.17-23 DPR 207/2010)

COORDINATORE E PROGETTISTA: Dott. Ing. Ottavio ZIRELLI

DIREZIONE DEI LAVORI: DIRETTORE TECNICO: COORDINATORE DELLA SICUREZZA IN FASE DI PROGETTAZIONE: COORDINATORE DELLA SICUREZZA IN FASE DI ESECUZIONE:

REV.	AGGIORNAMENTI	DATA
1		
2		
3		
4		

OGGETTO: Stato Attuale
Impianto elettrico
Rete dati/telefono

NUMERO C.N.R. 06
TAVOLA E-IE
SCALA 1/100
DATA 02/2016