



LEGENDA SIMBOLI

- F — TUBAZIONI CIRCUITO "FREDDO" TUBO ACCIAIO PREISOLATO STANDARD
- C — TUBAZIONI CIRCUITO "CALDO" TUBO ACCIAIO PREISOLATO STANDARD
- COLONNA MONTANTE TUBAZIONI IN CAVEDIO
- Q.S.T. QUOTA SUPERIORE TUBAZIONI
- Q.F.T. QUOTA FONDO TUBO
- C DN... DIAMETRO NOMINALE TUBAZIONI CIRCUITO "CALDO"
- F DN... DIAMETRO NOMINALE TUBAZIONI CIRCUITO "FREDDO"
- VVF — RETE ACQUA ANTINCENDIO PEAD UNI 7611 tipo 312 PN16
- GAS — RETE GAS METANO PEAD UNI ISO 4437, CONDOTTA DI 7a SPECIE (400mm c.a.)
- H2O — RETE ACQUA POTABILE PEAD UNI 7611 tipo 312 PN10
- ATTACCO AUTOPOMPA V.V.F. ORIZZONTALE 2 1/2 " CON IDRANTE UNI70
- IDRANTE A COLONNA UNI 70 CON DUE BOCHE UNI 70
- POZZETTO CON SARACINESCA CIRCUITO ANTINCENDIO
- POZZETTO CON SARACINESCA CIRCUITO ACQUA POTABILE
- POZZETTO CON SARACINESCA CIRCUITO LINEA GAS NATURALE
- VALVOLA DI intercettazione MANUALE ATTACCHI UTENZE GAS
- POZZETTO ISPEZIONABILE CON CHIUSINO CARRABILE cm= 30x30
- POZZETTO ISPEZIONABILE CON CHIUSINO CARRABILE cm= 80x80
- MT — CAVO M.T. tipo ARC4HLRX/32 1x3x150mm2 PROTETTO CON COPPELLE
- ZONA D'INTERVENTO AMPLIAMENTO

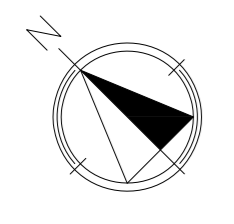

 Consiglio Nazionale delle Ricerche  
Area della Ricerca di Pisa

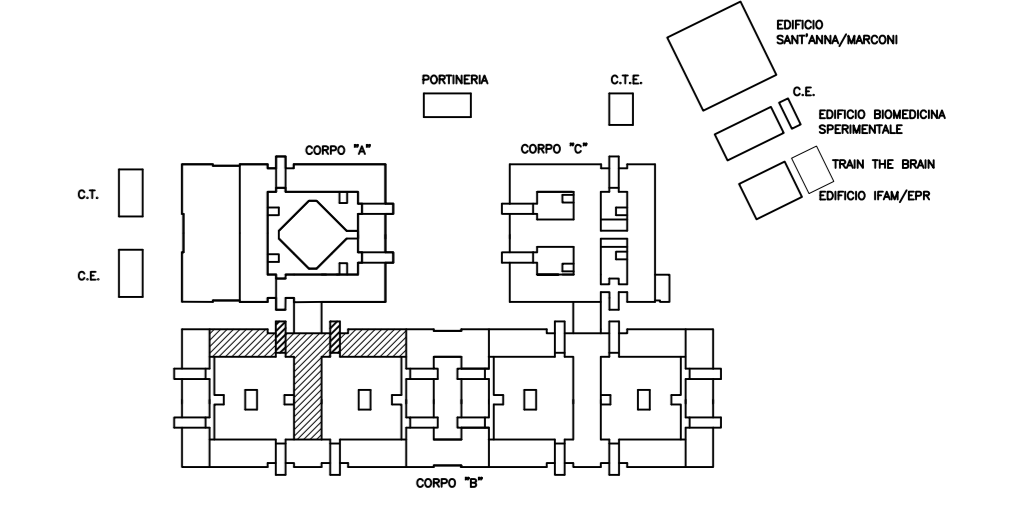

Sopraelevazione Edificio "B"  
dell'Area della Ricerca del C.N.R. di Pisa

**PROGETTO PRELIMINARE**  
(Artt.17-23 DPR 207/2010)

COORDINATORE E PROGETTISTA: Dott. Ing. Ottavio ZIRILLI

DIREZIONE DEI LAVORI:	DIRETTORE TECNICO:	COORDINATORE DELLA SICUREZZA IN FASE DI PROGETTAZIONE:	COORDINATORE DELLA SICUREZZA IN FASE DI ESECUZIONE:
-----------------------	--------------------	--	---

REV.	AGGIORNAMENTI	DATA
1		
2		
3		
4		

OGGETTO: Stato Attuale Impianto Meccanico Planimetria Reti di Distribuzione Quadrante n. 3		NUMERO <b>E-IM</b>	NUMERO <b>01</b>
SCALA 1/200	DATA 02/2016		